




Planta de Localização Praça Santa Rita
Escala 1/1000

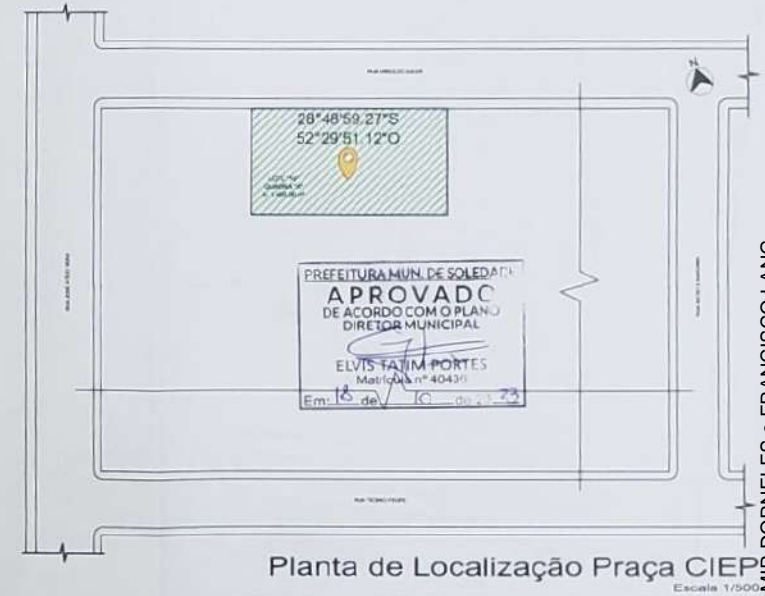

Planta de Localização Praça CIEP
Escala 1/500

obra ILUMINAÇÃO DE PRAÇAS PÚBLICAS
no Município de Soledade/RS

Prefeitura Municipal de Soledade
proprietário: *[Assinatura]*

Arquiteto: *[Assinatura]*
responsável técnico/projeto

projeto

**SITUAÇÃO/
LOCALIZAÇÃO**



00

Prefeitura Municipal de
SOLEDADE
R. Júlio de Castilhos, 898
Centro - Soledade - RS
CEP: 99.000-000


desenho: Giovanni data: 06/2023 escala: Indefinida projeto n°:

Assinado por 2 pessoas: SAMIR DORNELES e FRANCISCO LANG
Para verificar a validade das assinaturas, acesse <https://soledade.1doc.com.br/verificacao/36CA-C76C-57B5-EACB> e informe o código 36CA-C76C-57B5-EACB



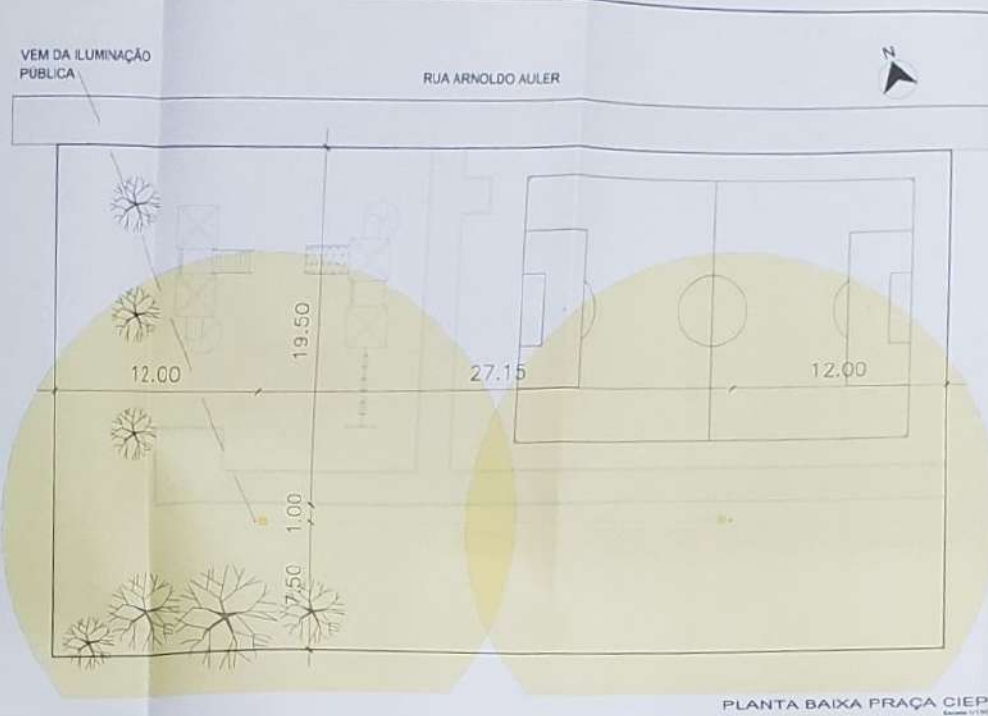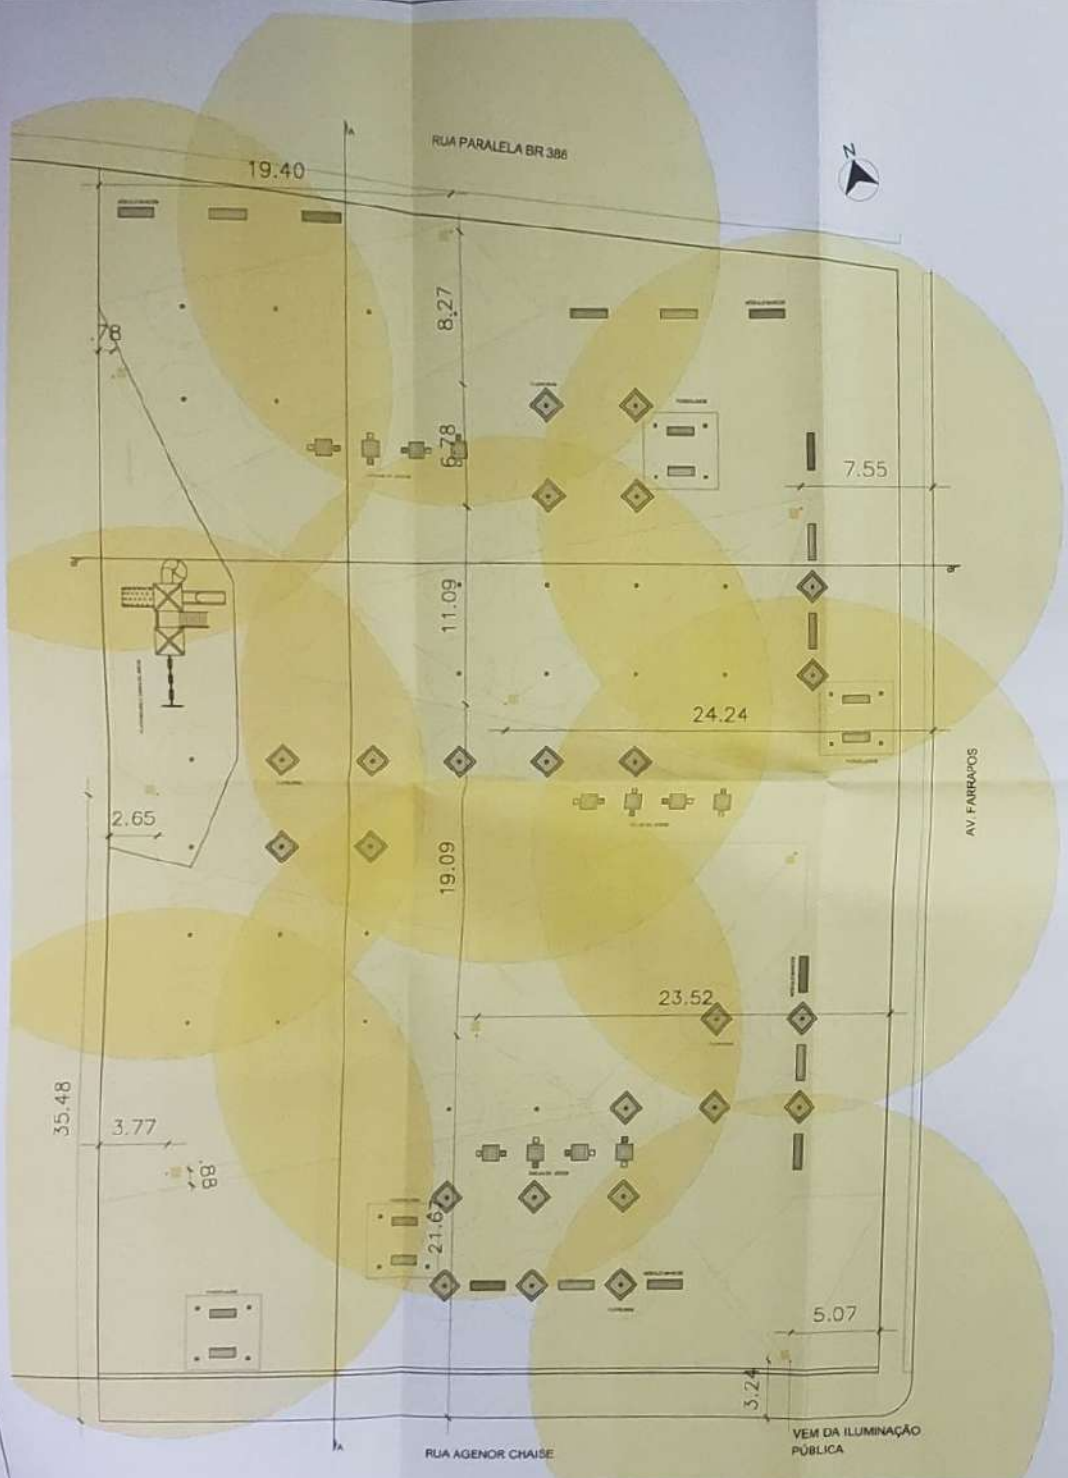

- LEGENDA**
- Caixa passagem elétrica NOVA
 - Caixa passagem elétrica existente
 - ▽ Fixação aérea (vem da iluminação pública)
 - Eletroduto e fiação enterrados

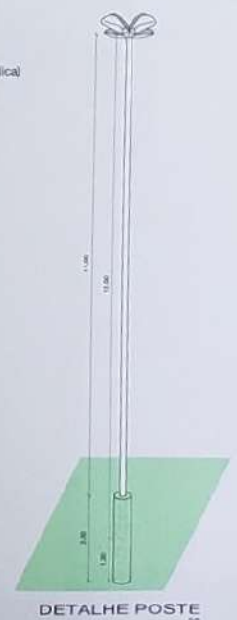

PREFEITURA MUN. DE SOLEDADE
DE ACORDO COM O PLANO
DIRETOR MUNICIPAL

ELVIS TALIM PORTES
Matrícula nº 40436

Em 16 de 10 de 20 23

SOLEDADE

Prefeitura Municipal de SOLEDADE

11 João de Castro, 888
Centro - Soledade - RS
CEP: 96.000-000




ILUMINAÇÃO DE PRAÇAS PÚBLICAS
no Município de Soledade/RS

0

PLANTA BAIXA E DETALHES

Assinado por 2 pessoas: SAMIR DORNELES e FRANCISCO LANG
Para verificar a validade das assinaturas, acesse <https://soledade.1doc.com.br/verificacao/36CA-C76C-57B5-EACB> e informe o código 36CA-C76C-57B5-EACB



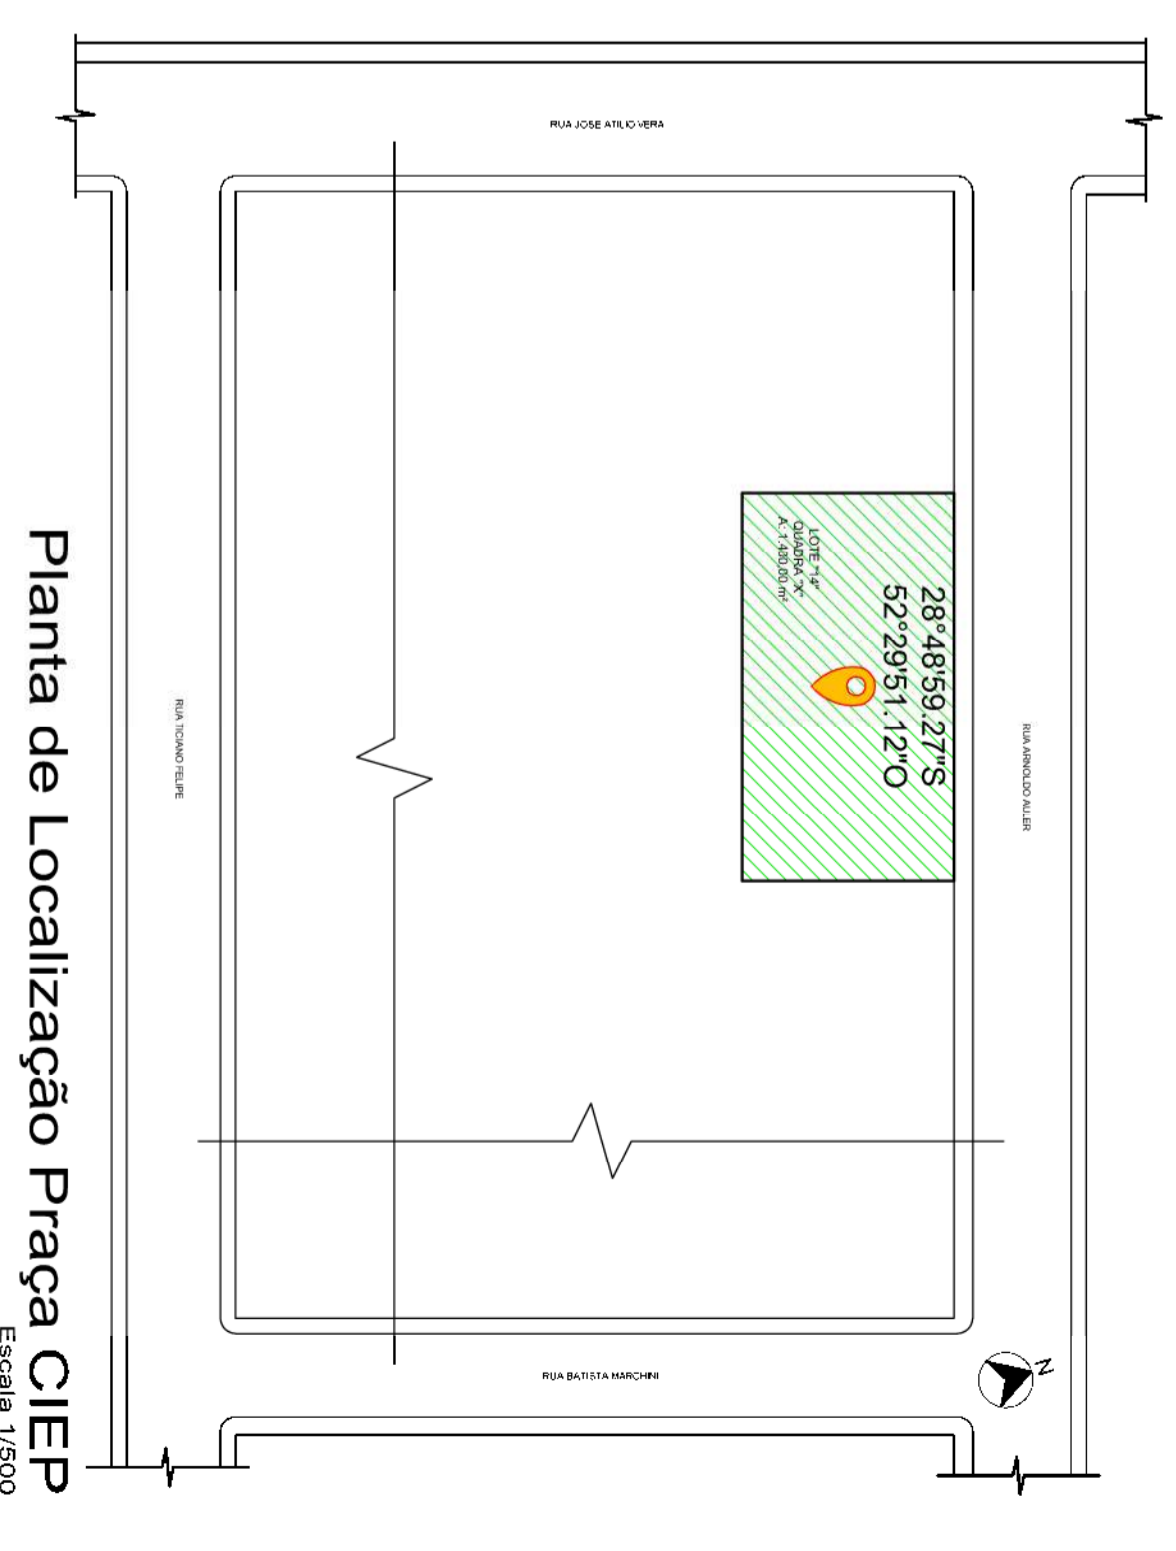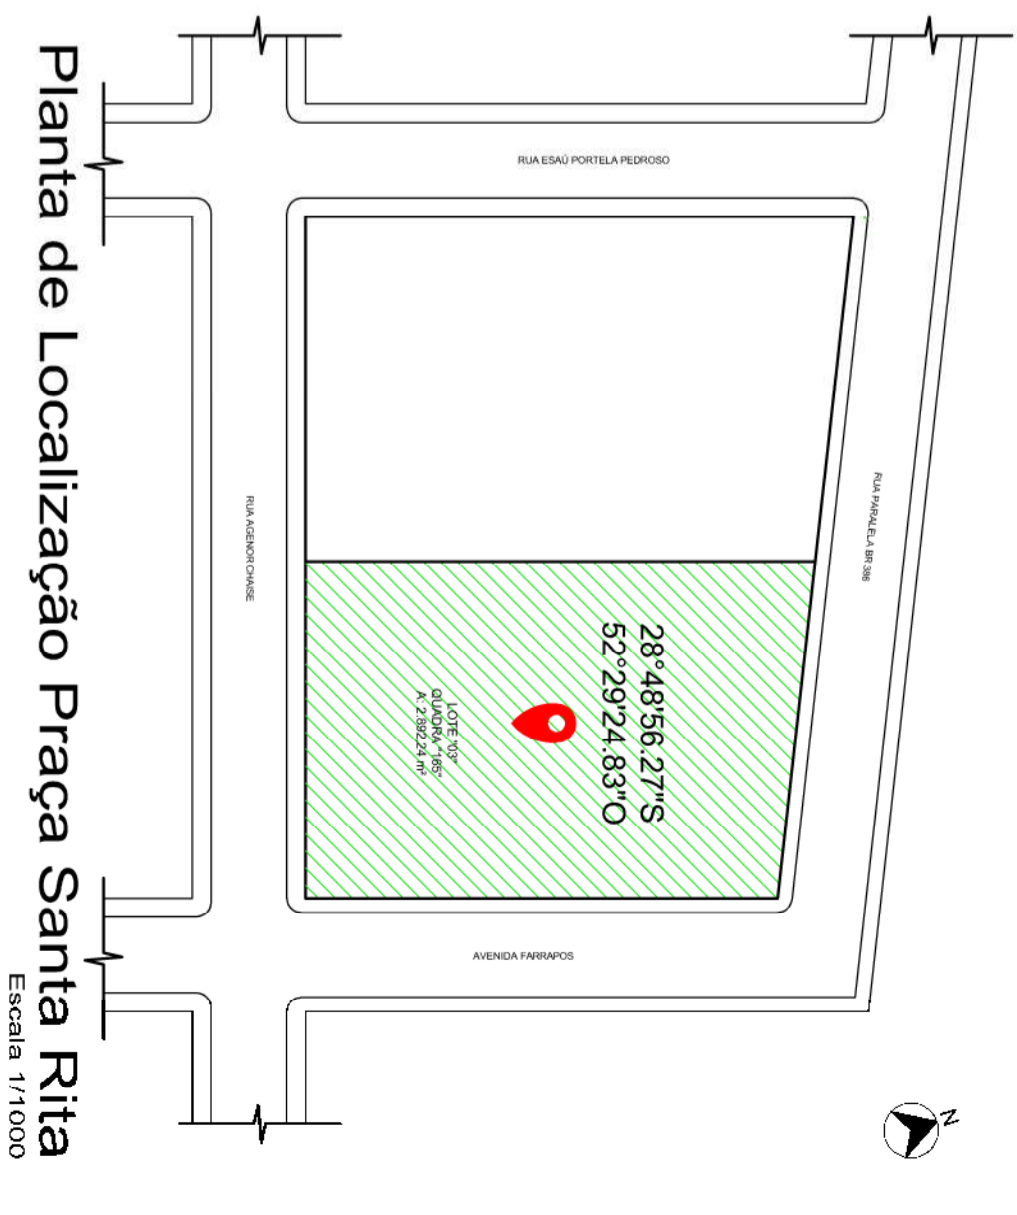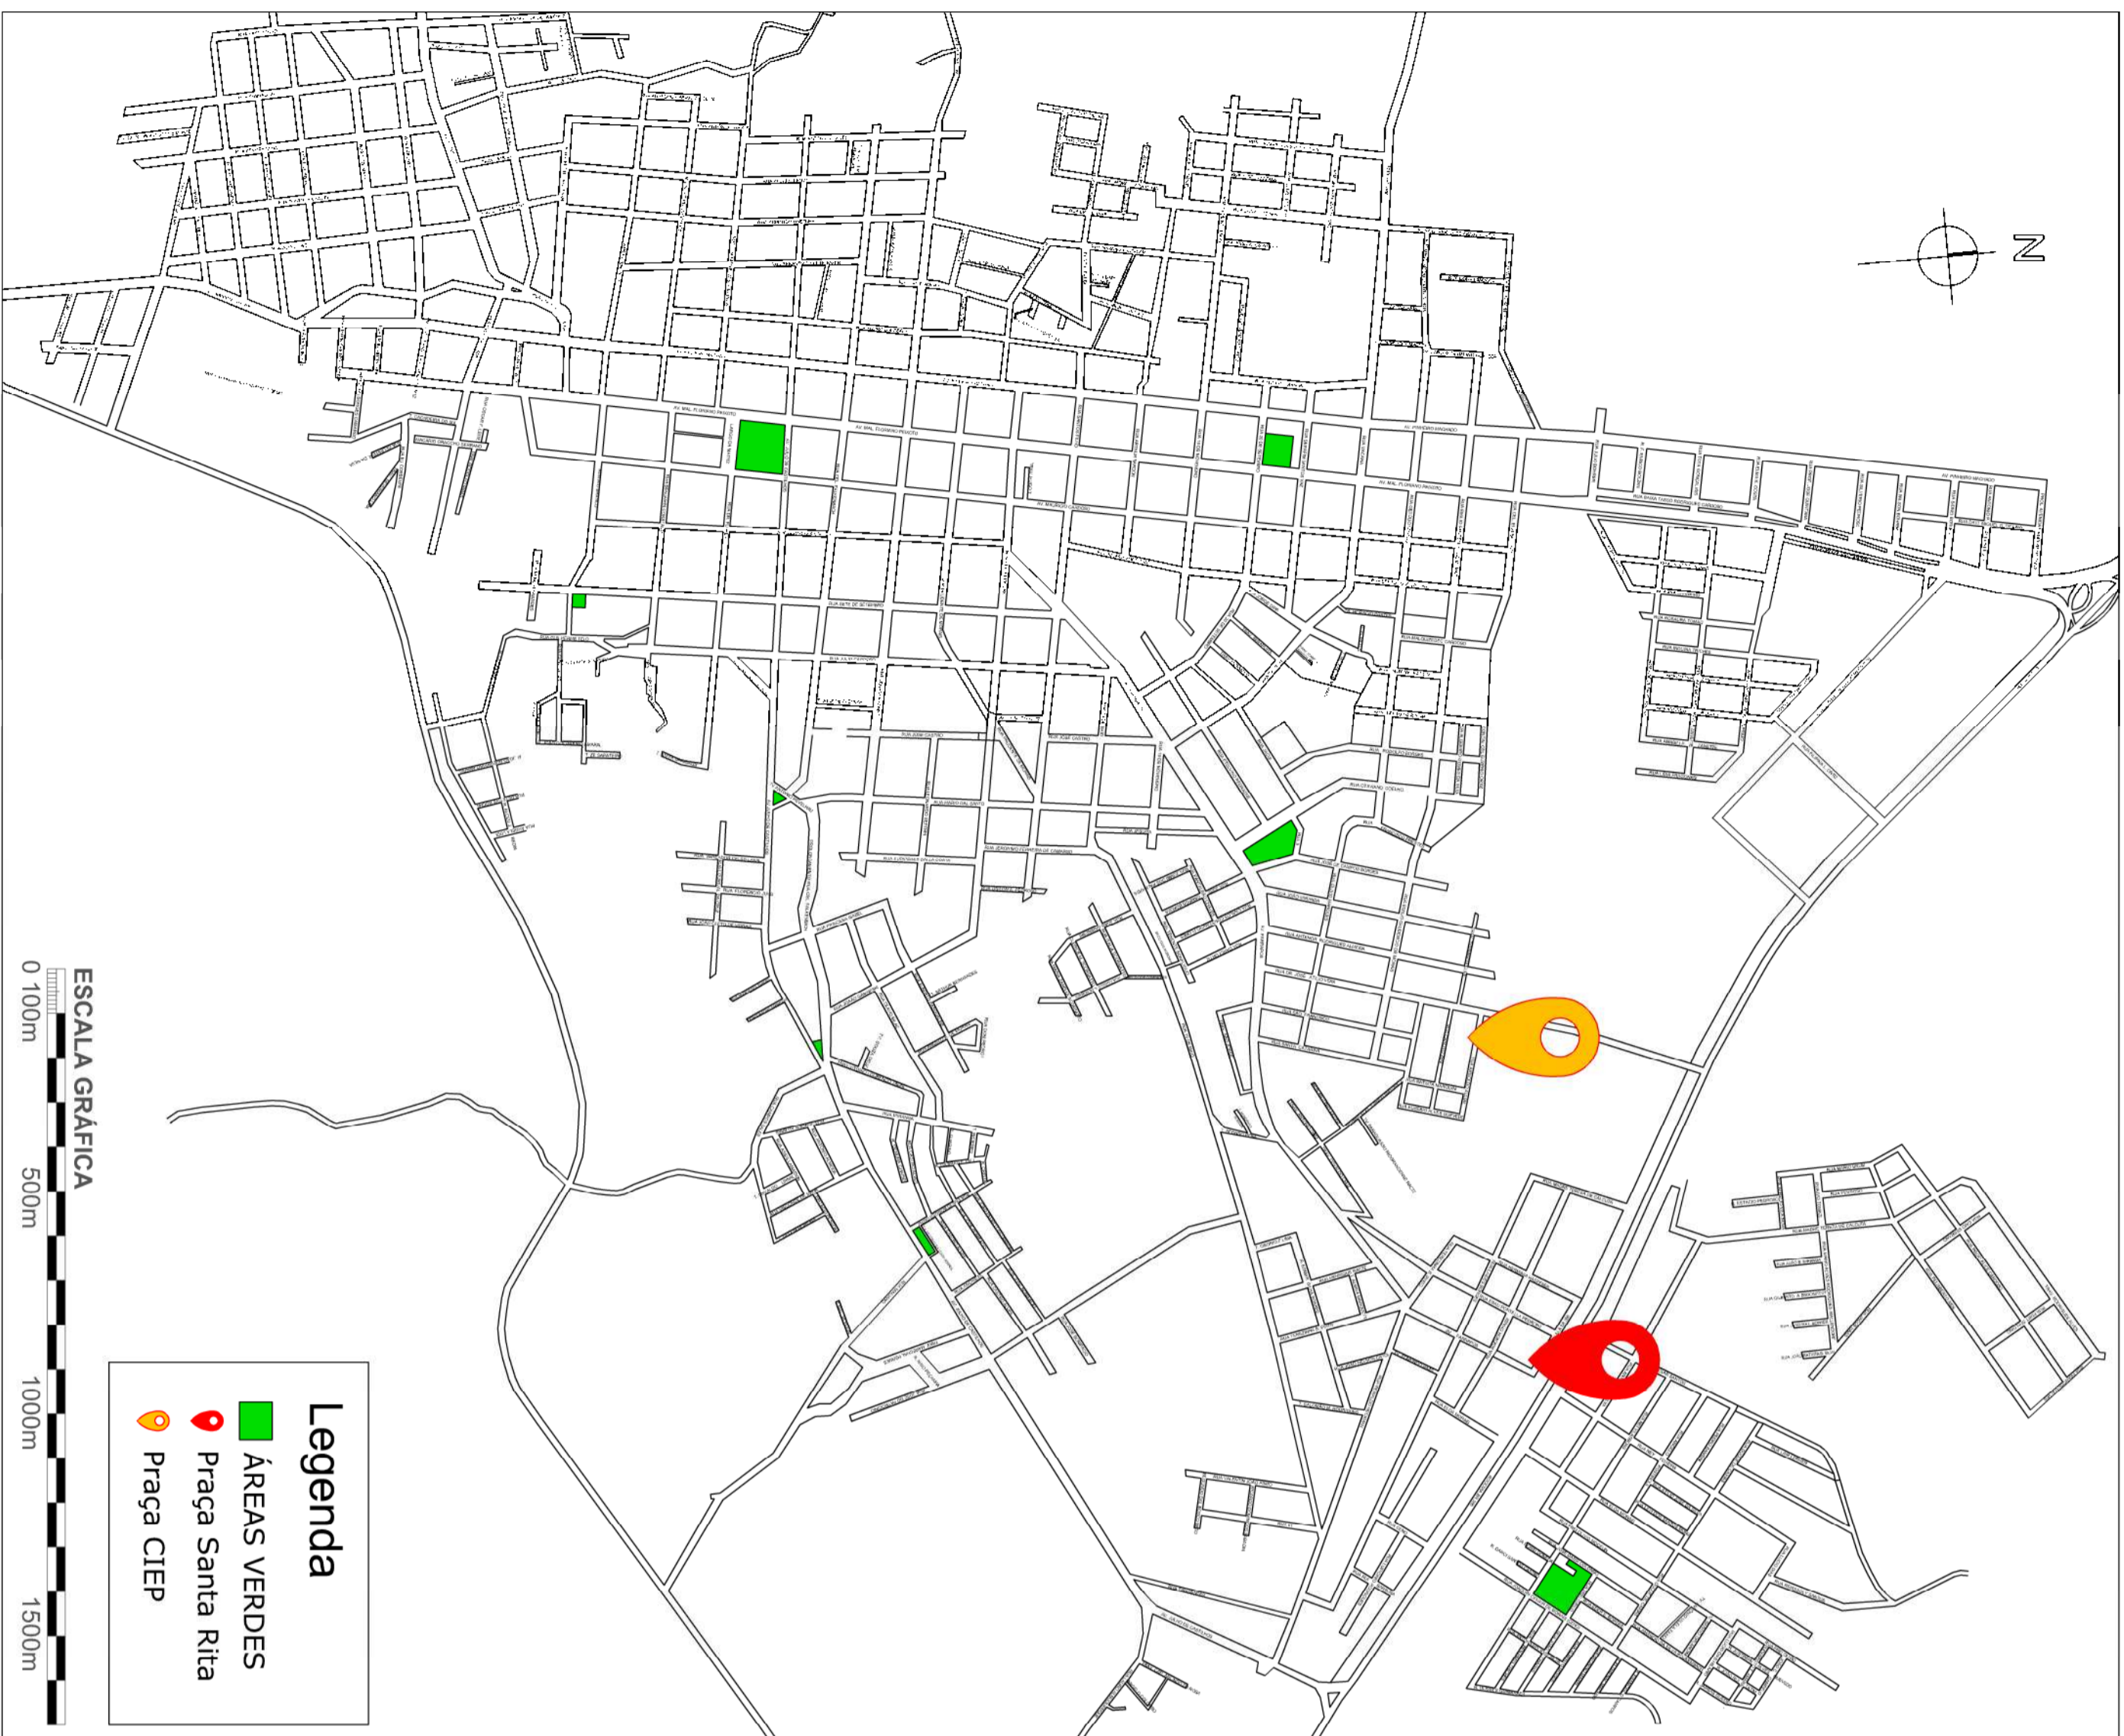

SOLEDADE
PREFEITURA MUNICIPAL DE SOLEDADE

obra **ILUMINAÇÃO DE PRAÇAS PÚBLICAS**
no Município de Soledade/RS

Arquiteto Giovanni Baitto
responsável técnico projeto


Prefeitura Municipal de Soledade
proprietário

projeto **00**


**SITUAÇÃO/
LOCALIZAÇÃO**

R. Julio de Castilhos, 898
Centro - Soledade - RS
CEP: 99.000-000

desenho: Giovanni | data: 08/2023 | escala: indicadas | projeto n.º: 0

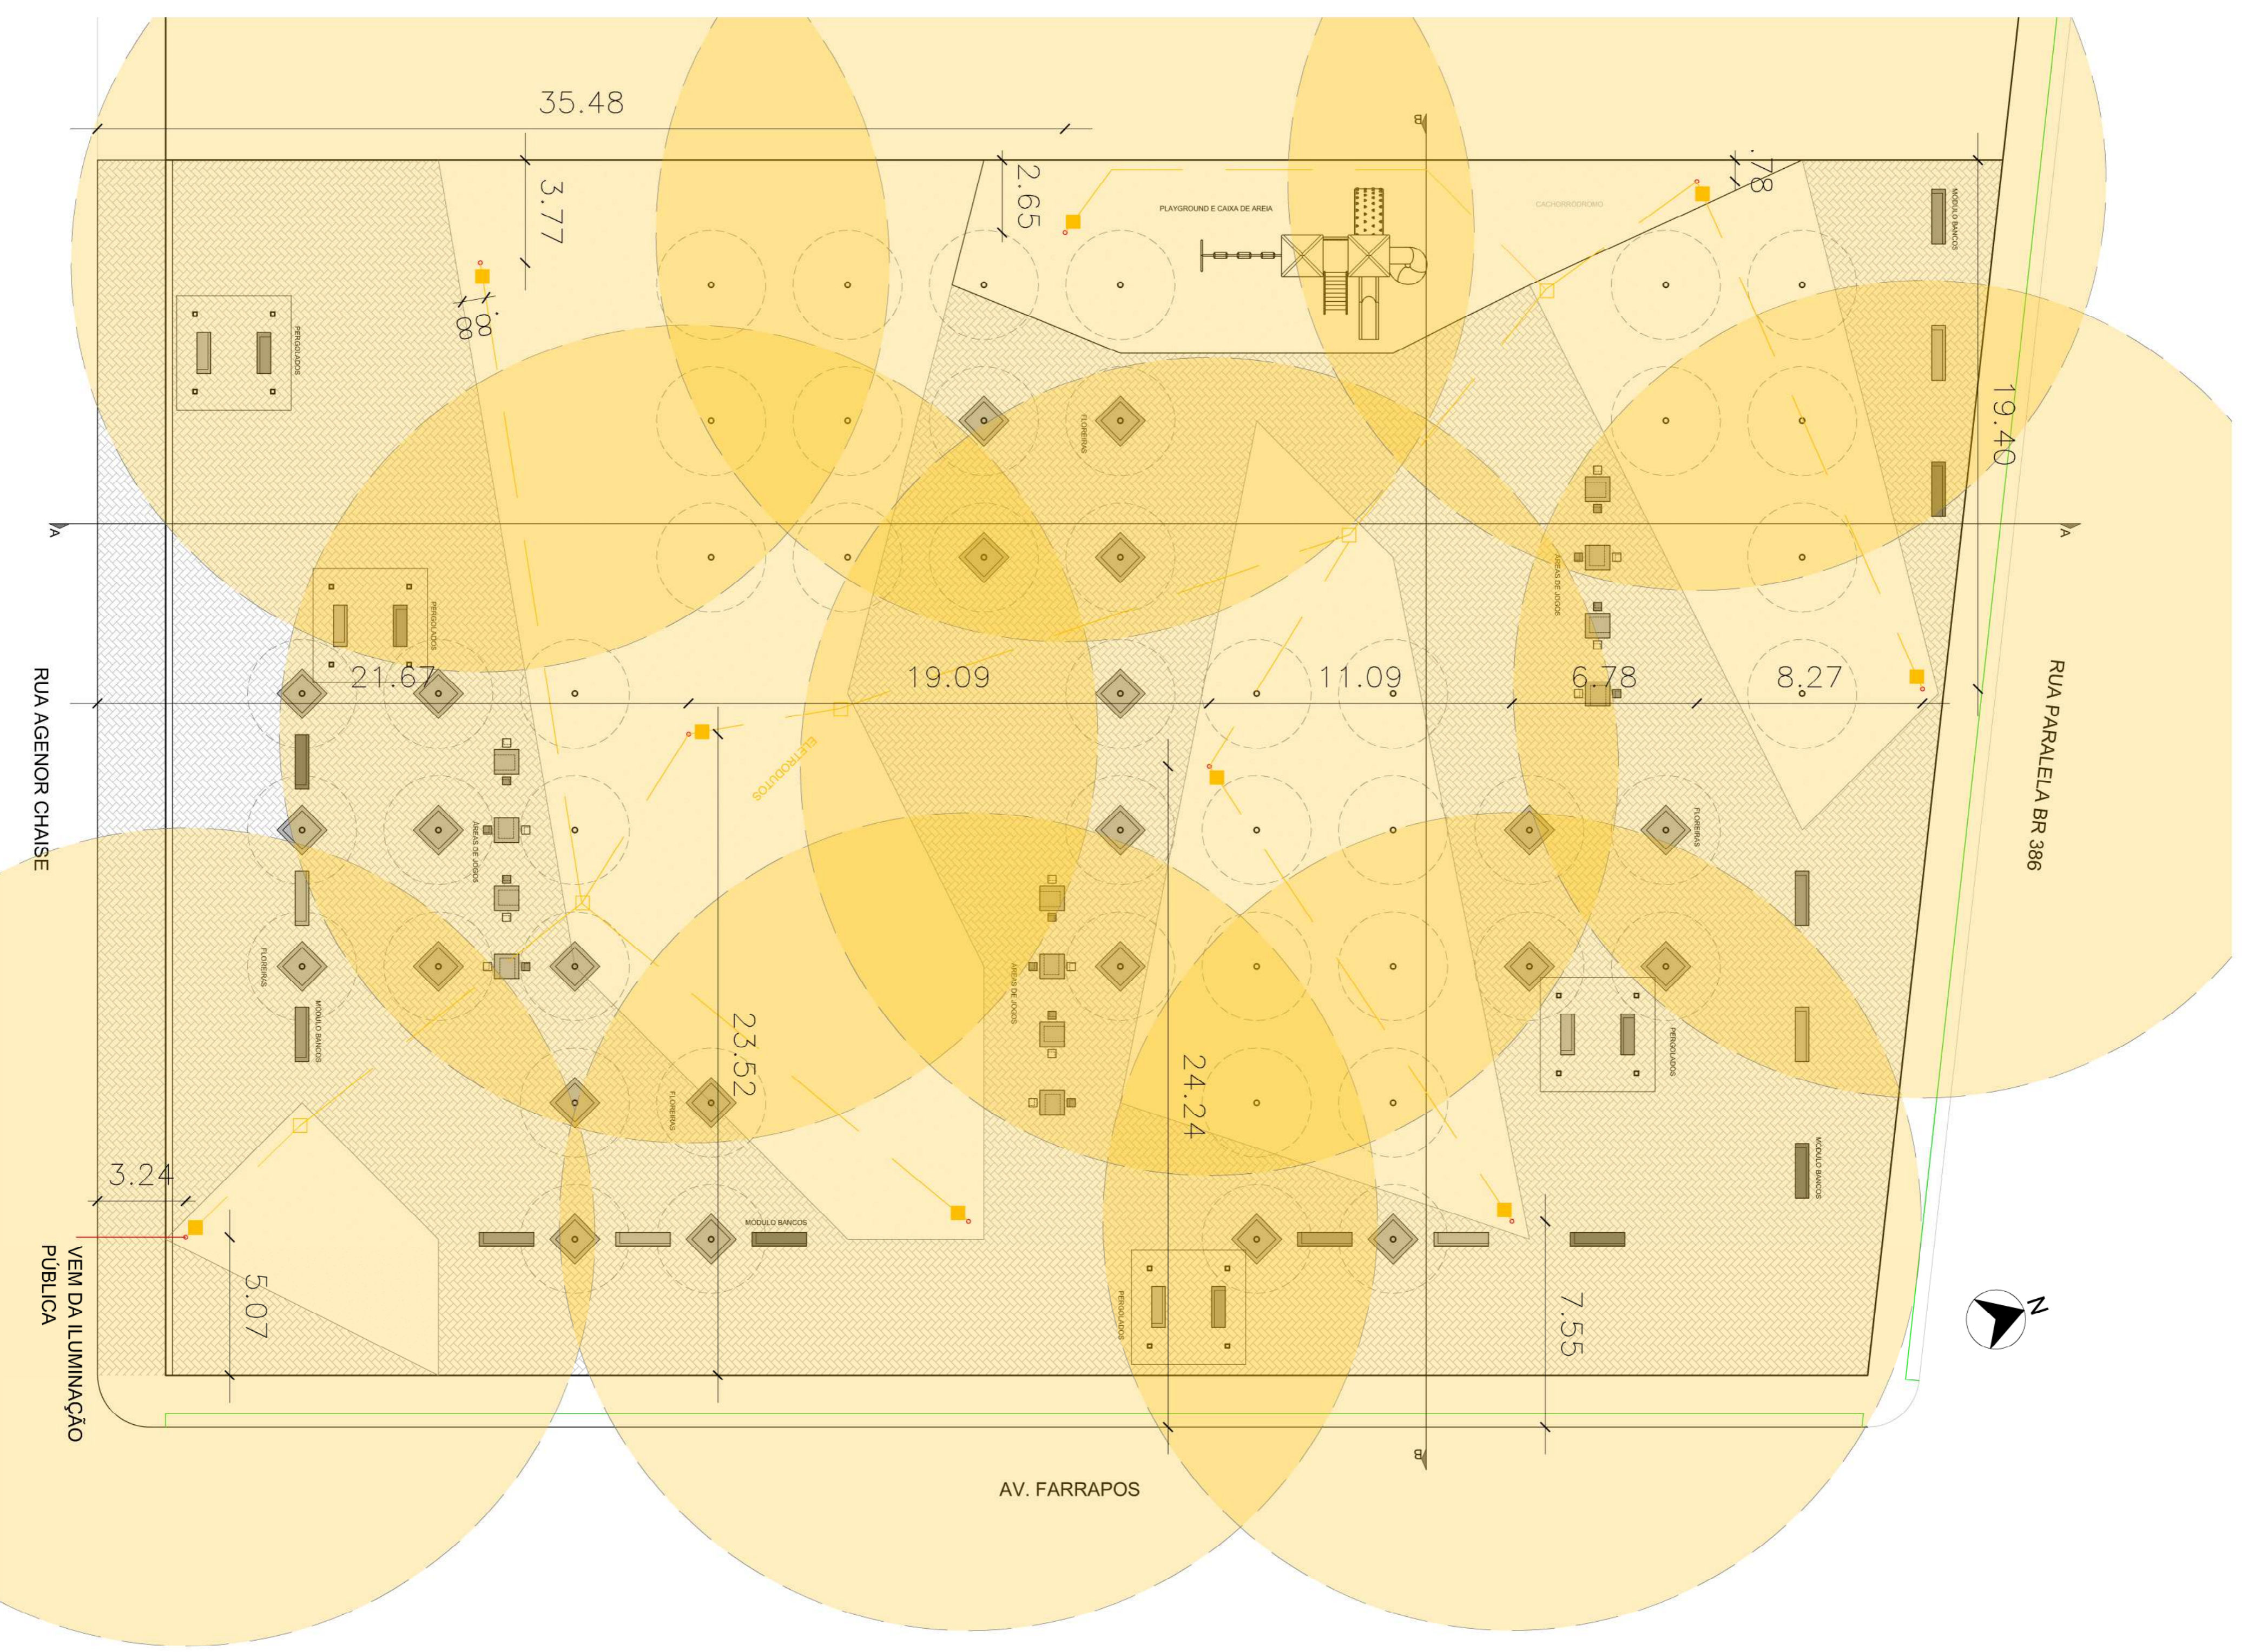


PLANTA BAIXA PRAÇA SANTA RITA
 Escala: 1/100

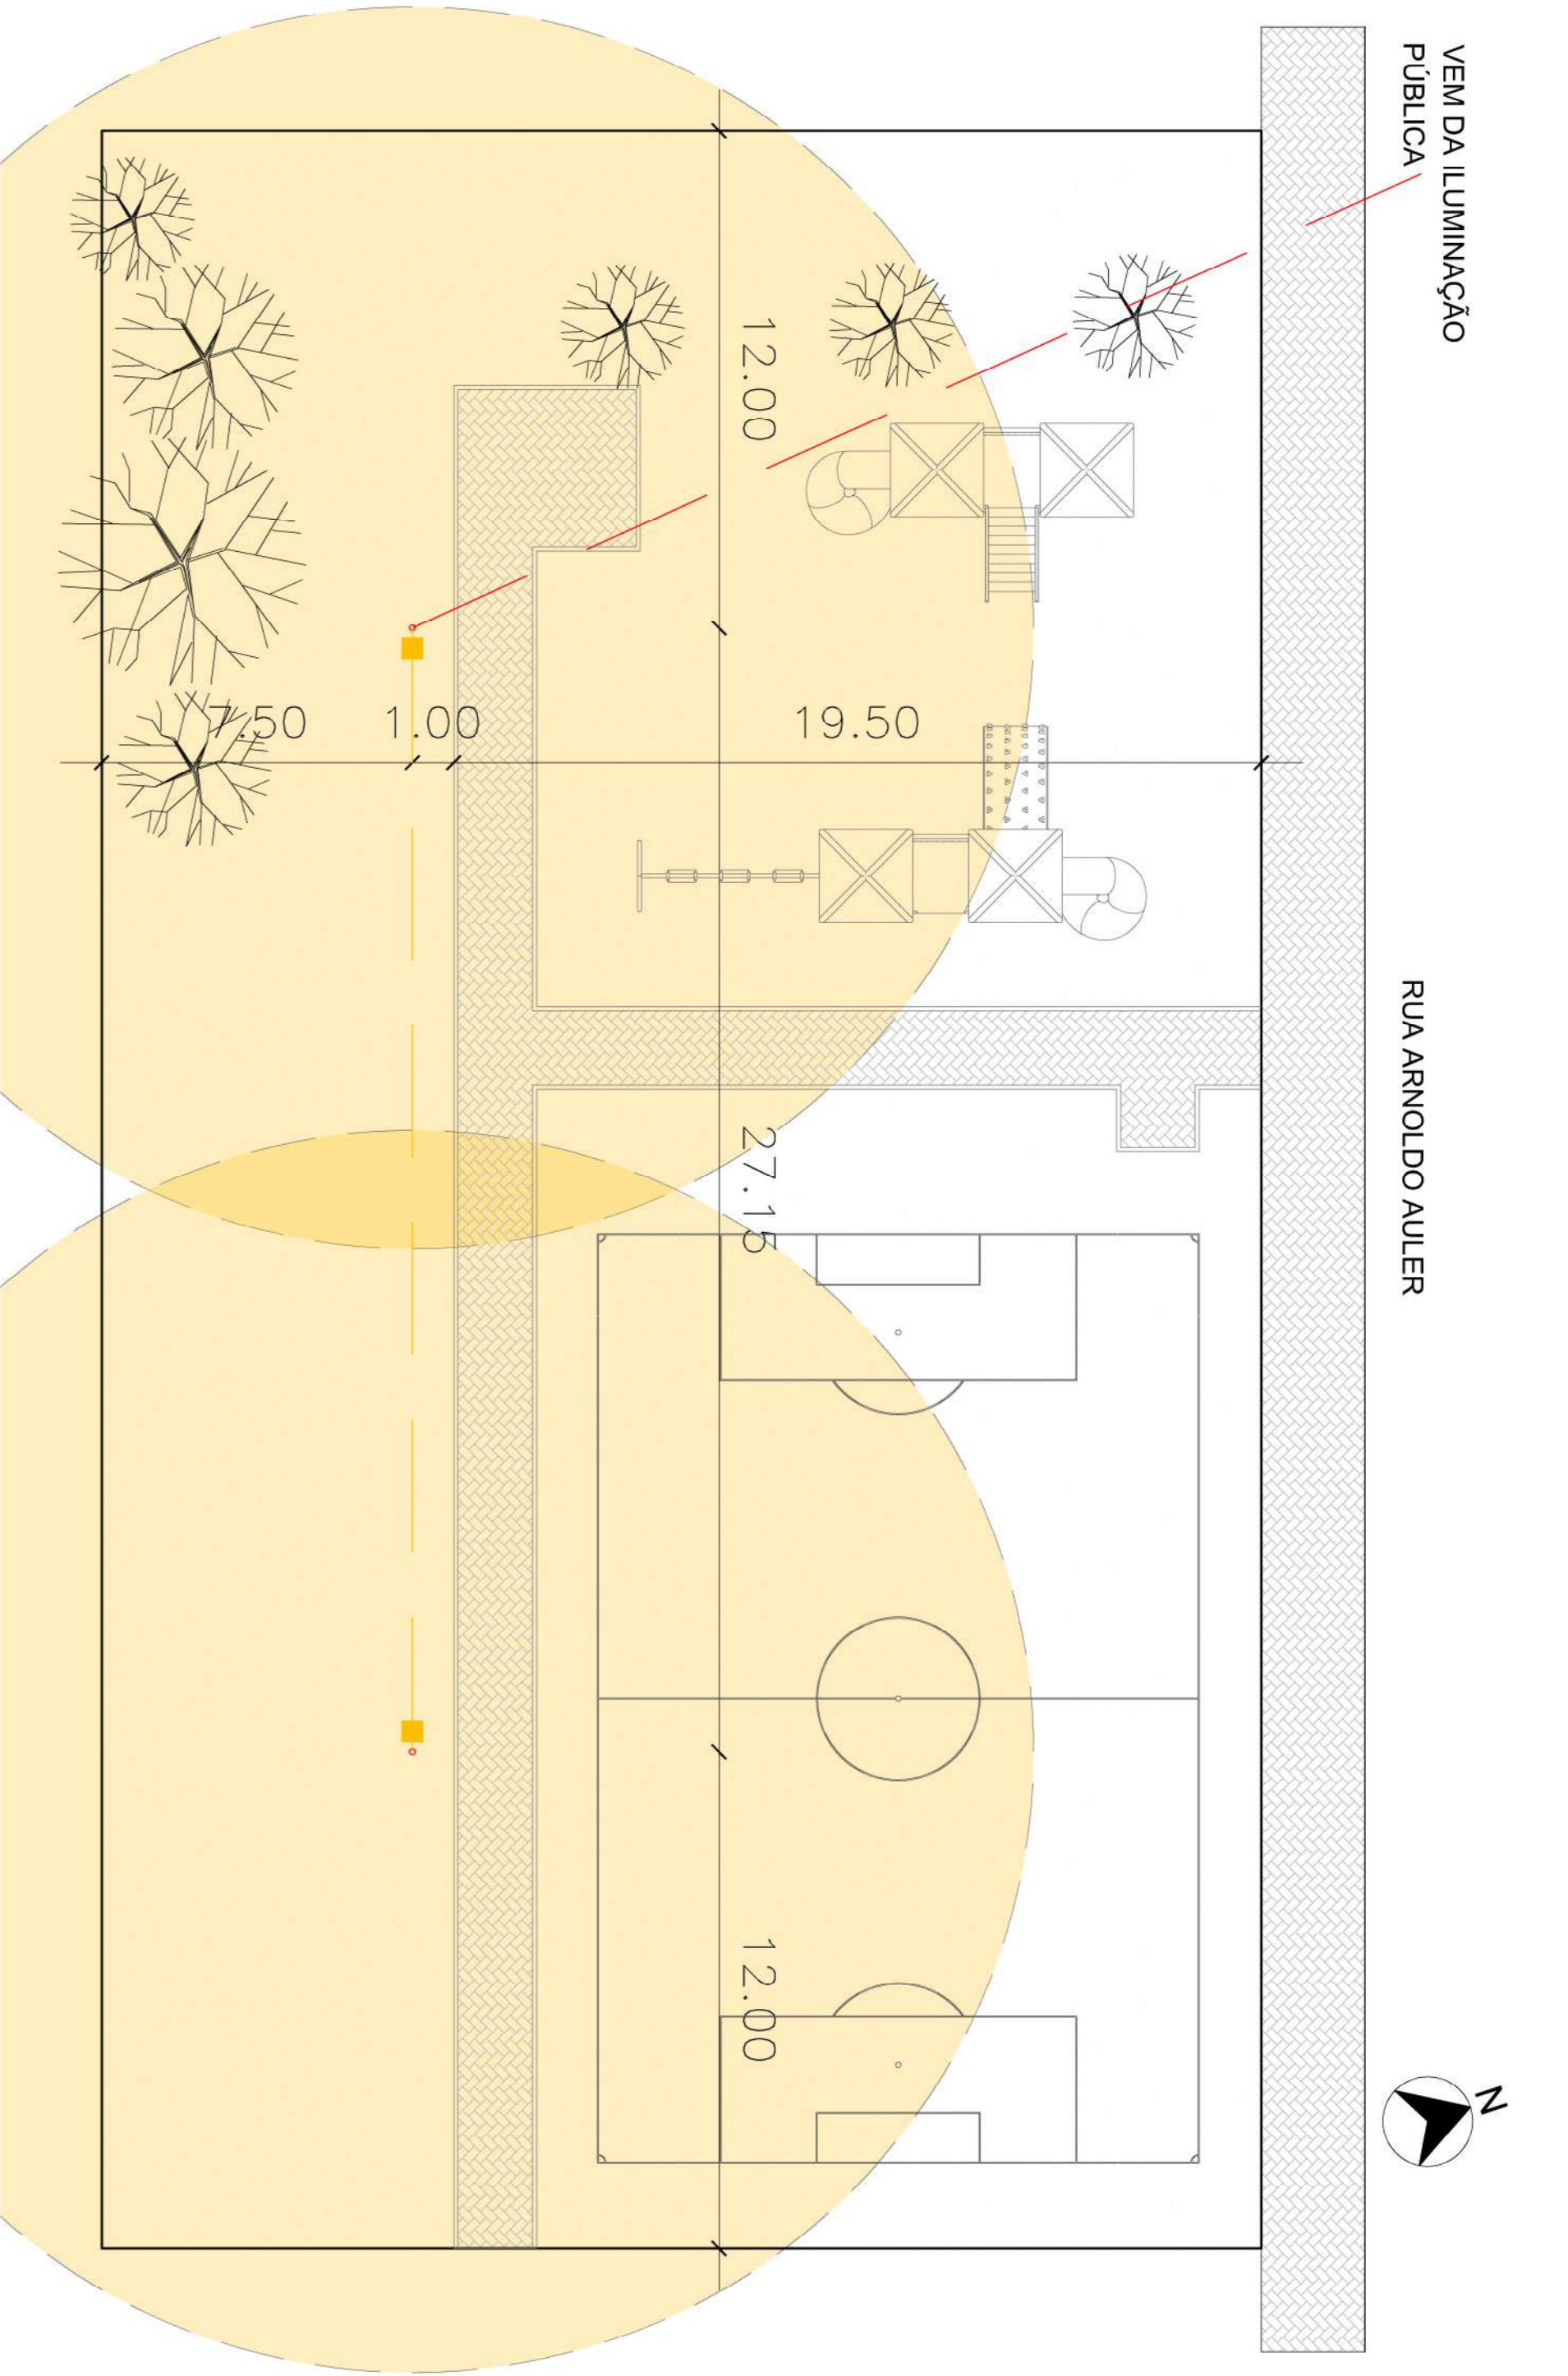

PLANTA BAIXA PRAÇA CIEP
 Escala: 1/150

- LEGENDA**
- Caixa passagem elétrica NOVA
 - Caixa passagem elétrica existente
 - ▽ Fiação aérea (vem da iluminação pública)
 - ∨ Eletroduto e fiação enterrados



 <p>PREFEITURA MUNICIPAL DE SOLEDADE R. Júlio de Chaise, 898 Centro - Soledade - RS CEP: 99.000-000</p>		<p>Projeto</p> <p>01</p>
<p>Nome do Projeto</p> <p>ILUMINAÇÃO DE PRAÇAS PÚBLICAS no Município de Soledade/RS</p>		<p>Prancha</p>
<p>Proprietário</p> <p>Prefeitura Municipal de Soledade</p> <p>Responsável Técnico/Projeto</p> <p>Argemiro Giovanni Bello</p>		<p>Autores</p> <p>Argemiro Giovanni Bello</p> <p>Argemiro Giovanni Bello</p>
<p>desenho</p> <p>Glennival</p>	<p>data</p> <p>09/02/23</p>	<p>escala</p> <p>Indefinida</p>
<p>projeto nº</p> <p>0</p>		<p>0</p>